


LEYENDA FONTANERIA	LEYENDA SANEAMIENTO
LLAVE DE PASO	BOTE SIFONICO
TERMO ELECTRICO	DESAGÜE APARATOS
CANALIZACION COBRE AGUA FRIA	BAIANTE EXISTENTE
CANALIZACION COBRE AGUA CALIENTE	
GRIFO AGUA FRIA	
GRIFO AGUA CALIENTE	

NOTA : _____

EL DESAGÜE DE LAVABOS, BIETS, BAÑOS Y DUCHAS, SERA A TRAVES DE SIFON. LOS INODOROS SE CONECTARAN A LA BAIANTE DIRECTAMENTE O MEDIANTE UN MANGUETON DE LONGITUD <math><100\text{m}</math>. EL DESAGÜE DEL BOTE SIFONICO SE REALIZARA CON TUBERIA DE $\phi 60\text{mm}$. LA DISTRIBUCION INTERIOR DEL LOCAL A PARTIR DEL CONTADOR O LLAVE DE PASO SE DISPONDRA HORIZONTALMENTE A UN NIVEL SUPERIOR A 2,10m. SOBRE EL SUELO DISCURRENDO, BIEN EMPOTRADA EN PARAMENTOS O BIEN OCULTA POR FALSO TECHO.

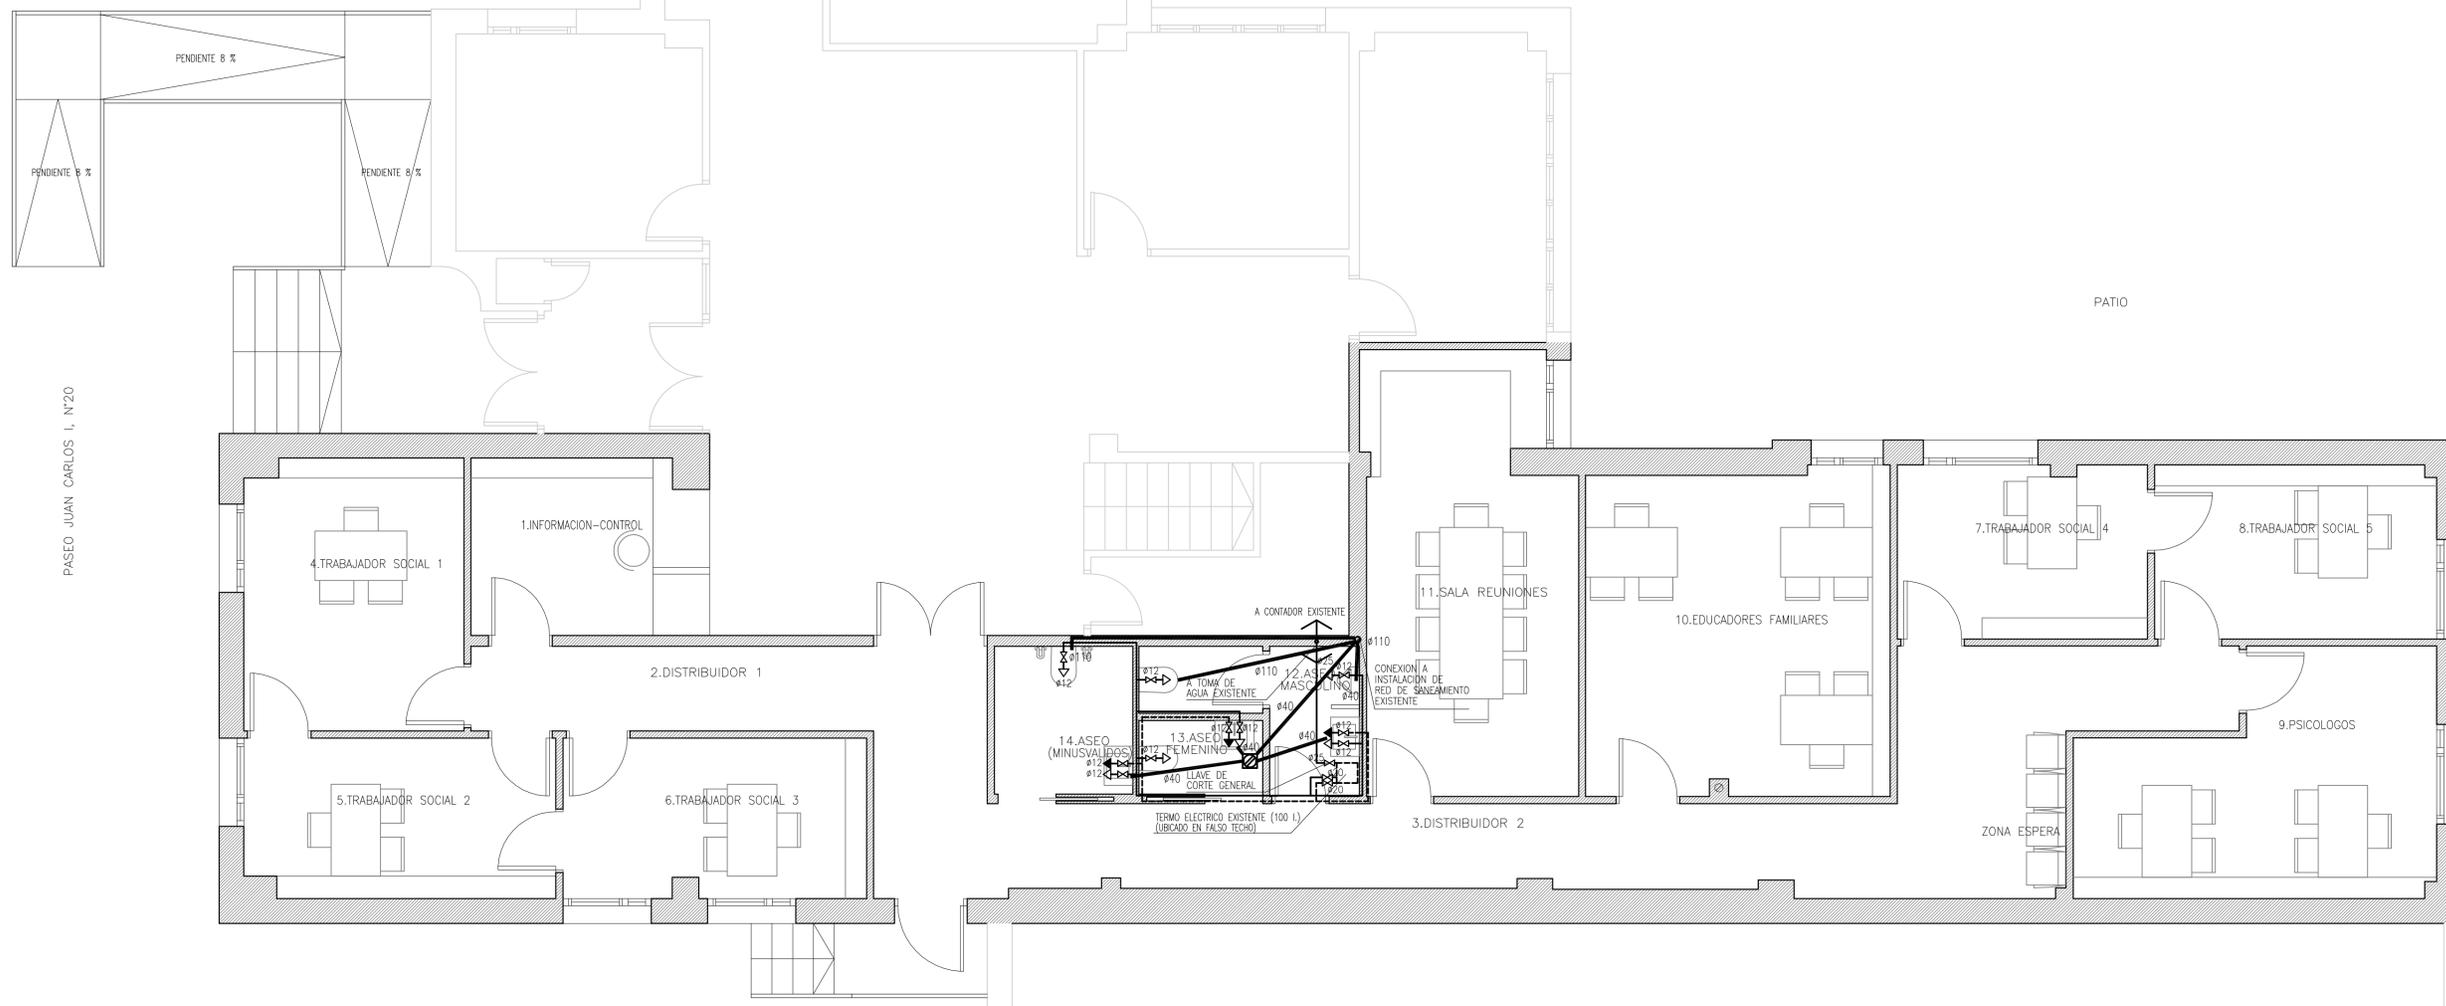

PROYECTO BASICO + EJECUCION

ADAPTACION DE LAS ANTIGUAS INSTALACIONES DE LA POLICIA MUNICIPAL EN DELICIAS A OFICINAS

EMPLAZAMIENTO
PASEO JUAN CARLOS I, Nº 20

LOCALIDAD
VALLADOLID

PROPIEDAD
Ayuntamiento de Valladolid
CONCEJALIA DE SERVICIOS SOCIALES:
SERVICIO DE ACCION SOCIAL.

ARQUITECTOS
JOSE JAVIER PECIÑA LORENZO
JAVIER GONZALEZ VELASCO

Calle Praterias nº 3 | 47003 - VALLADOLID

PLANO
PLANTA BAJA
INSTALACION DE FONTANERIA Y SANEAMIENTO

ESCALA
1:50
FECHA
MAYO 2016

SUSTITUYE A PLANO

NUMERO PLANO
IFSO1

PLANTA BAJA
(COTA +0.87)

